




**Planta baixa**  
 Área: 165,30 m<sup>2</sup>  
 Escala: 1/50

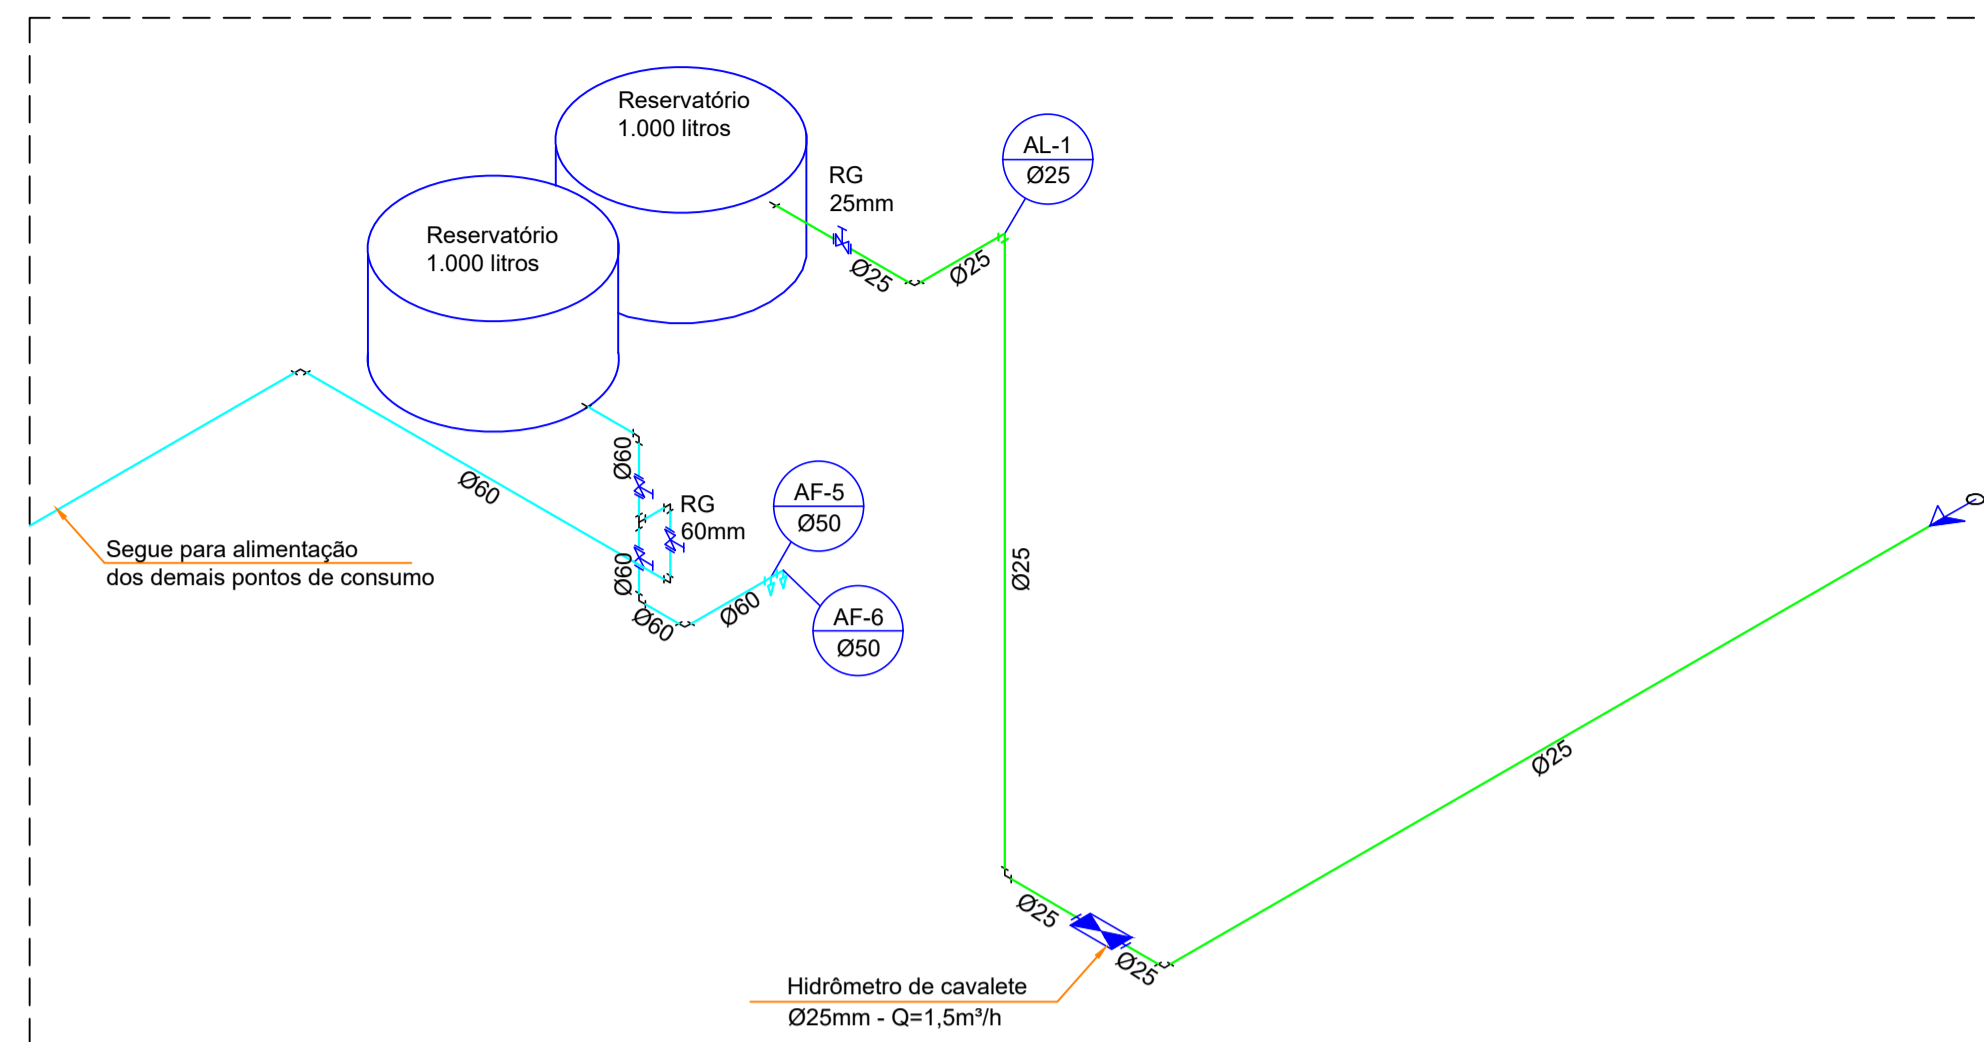


**Isométrico - Reservatório**  
 Escala: 1/50

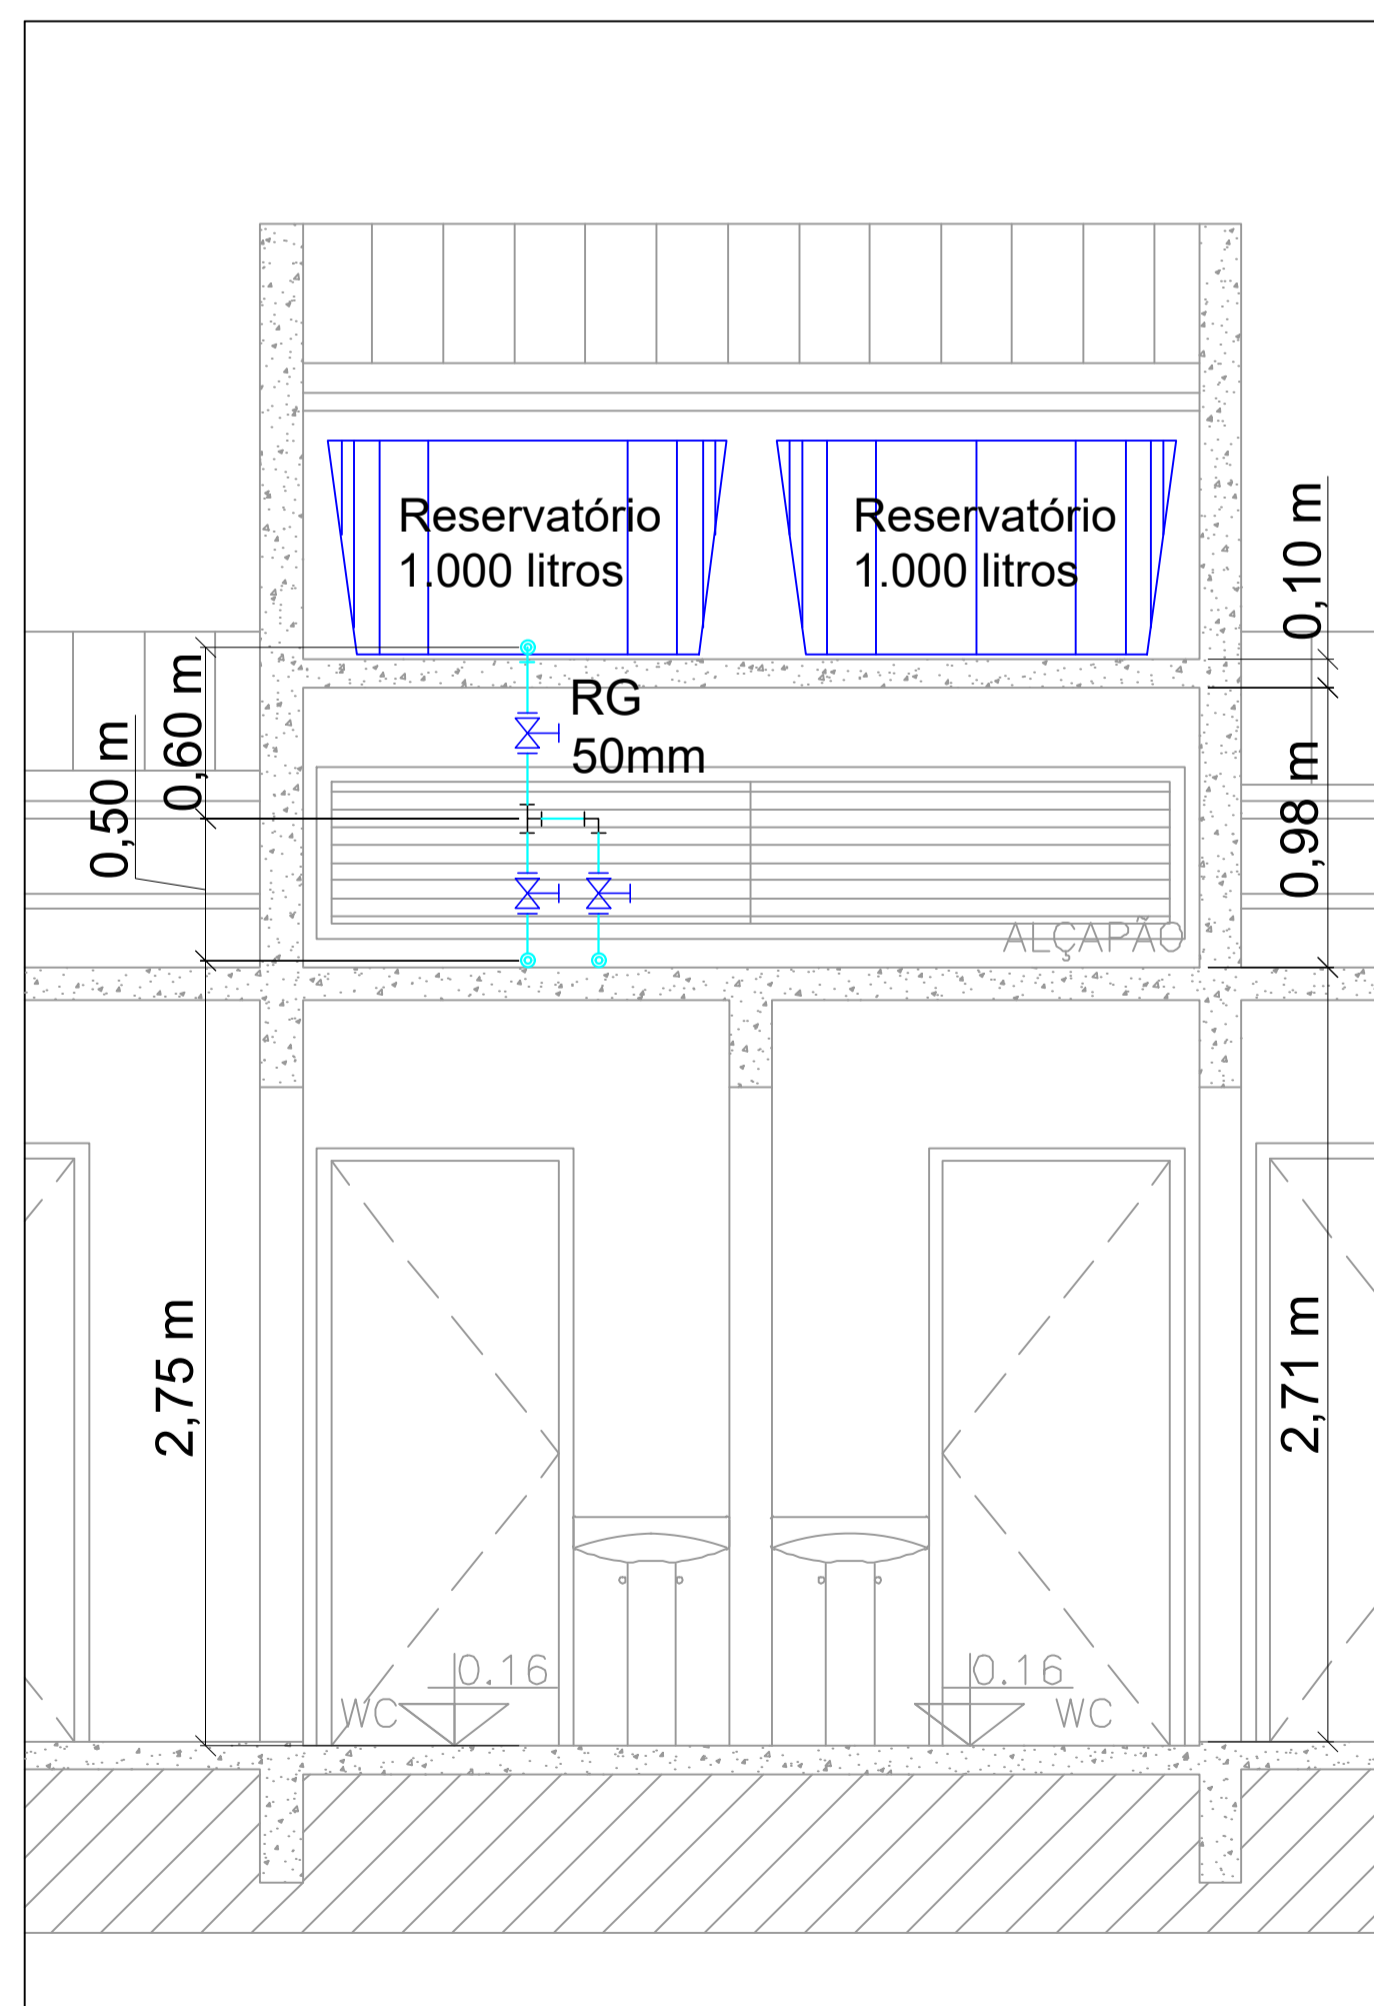


**Corte AA**  
 Escala: 1/50

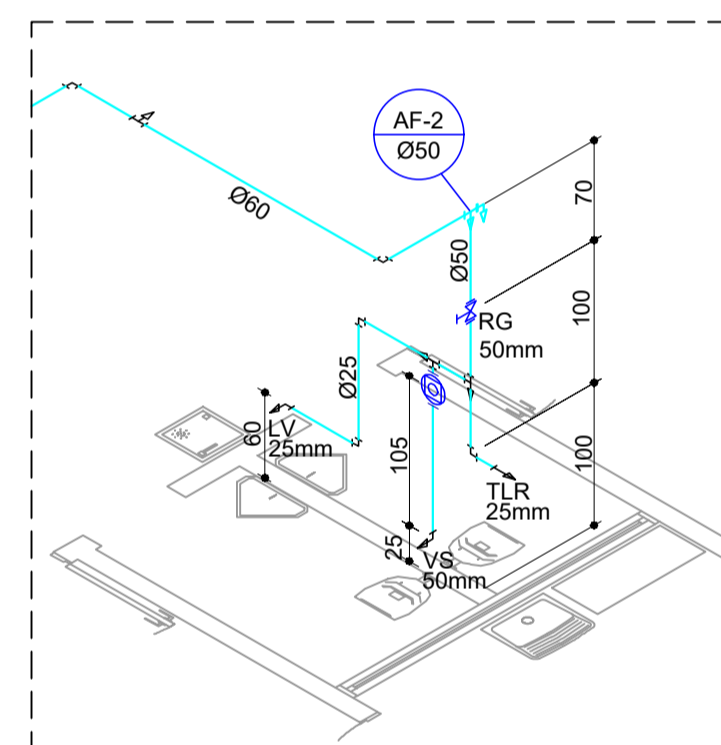


**Detalhe - D01**  
 Escala: 1/50

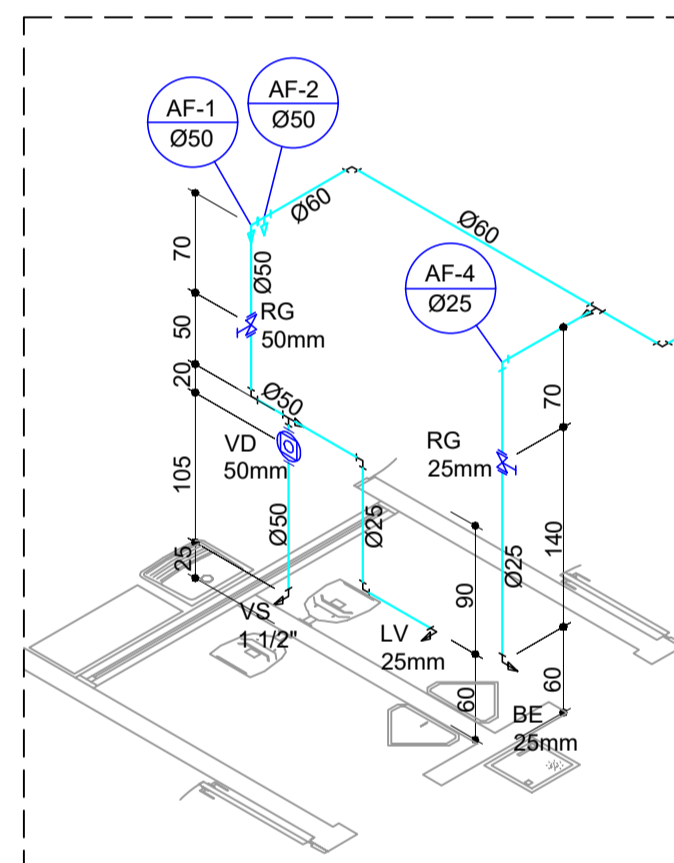


**Detalhe - D02**  
 Escala: 1/50

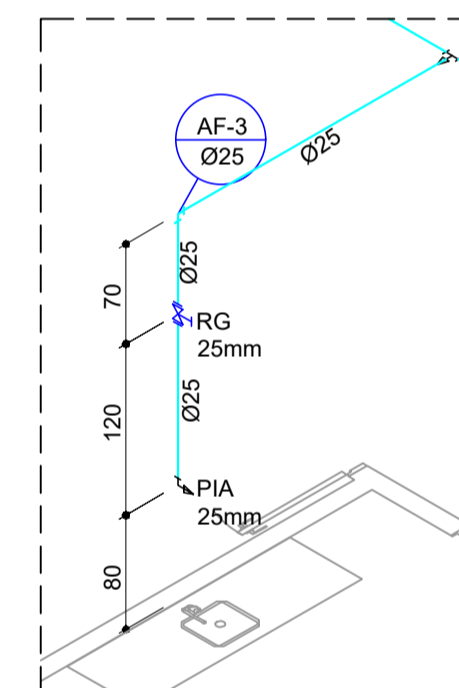

**Detalhe - D03**  
 Escala: 1/50

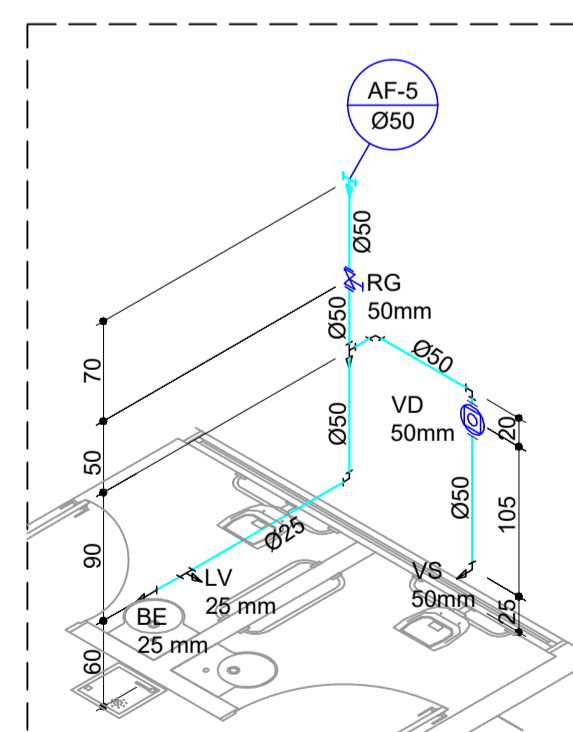

**Detalhe - D04**  
 Escala: 1/50

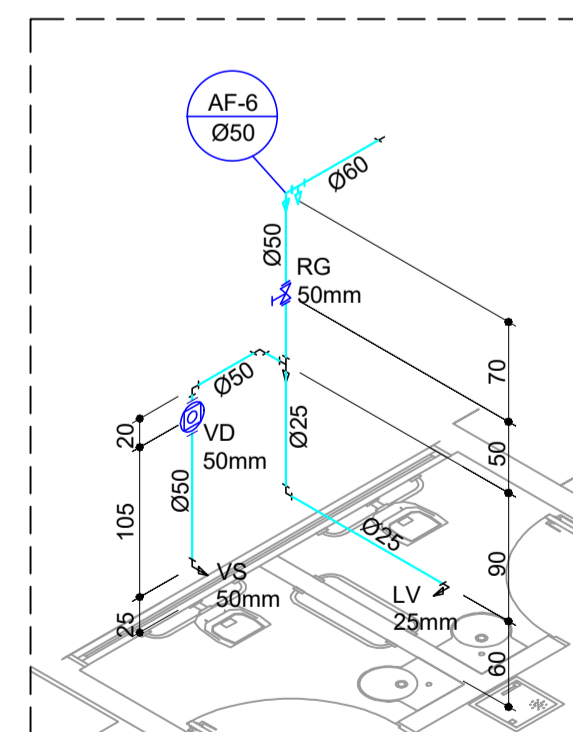

**Detalhe - D05**  
 Escala: 1/50

LEGENDA	
	Alimentador Predial
	Hidrômetros
	Registro bruto de gaveta ABNT c/PVC Soldável - RG
	Válvula de descarga c/PVC Soldável - VD
LEGENDA DAS INDICAÇÕES	
BE	Bebedouro com Joelho de 90°
HIDRÔMETRO	Hidrômetro de cavalete
LV	Lavatório com Joelho de 90°
PIA	Pia de cozinha com Joelho de 90°
RG	Registro Bruto de gaveta ABNT c/PVC Soldável
TLR	Tanque de Lavar com Joelho de 90°
VD	Válvula de descarga c/PVC Soldável
VS	Vaso de sanitário com Válvula de Descarga

Luiz Carlos Schmulder PREFEITO		Antony N. Fernandes RESPONSÁVEL TÉCNICO	
<b>PREFEITURA MUNICIPAL DE BOCAINA DO SUL</b>			
Centro de Ref. em Assist. Social			
Projeto Hidráulico - Pavimento Térreo, Legenda e Detalhes			
PREFEITO Luiz Carlos Schmulder		ESCALA: Indicadas	
RESPONSÁVEL TÉCNICO Eng. Antony N. Fernandes		CREA N° 136779-8	PRANCHA N° 01/01