



LEGENDA

- Bebedouro
- Caixa Sifonada
- Caixa de areia pluvial Simples
- Caixa de inspeção esgoto Sifonada
- Caixa de Gordura
- Cap
- Curva 45° Longa para esgoto sanitário-Sobe
- Curva 90° Curta - Coluna
- Joelho 45°
- Junção Simples
- Lavatório Residência com sifão
- Lavatório de uso Geral
- Pia de Cozinha Residencial com sifão 40mm
- Ramais de ventilação
- Tanque de Lavar Roupas DN 40mm
- Te 45°
- Te 90°
- Vaso sanitário c/ Curva 90°


Planta baixa
 Área: 165,30 m²
 Escala: 1/50

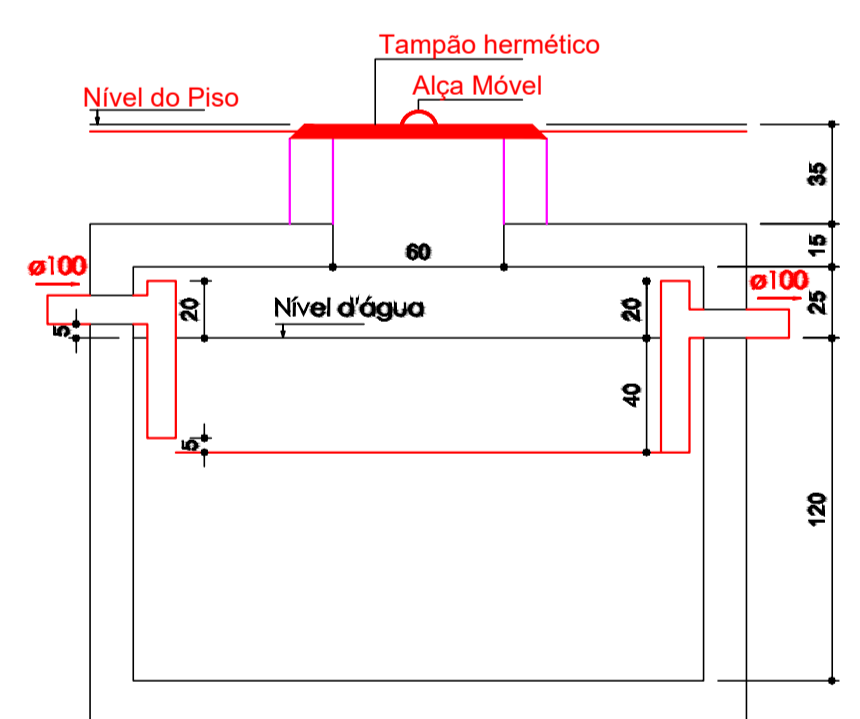


Tanque séptico - Corte
 Escala: 1/25

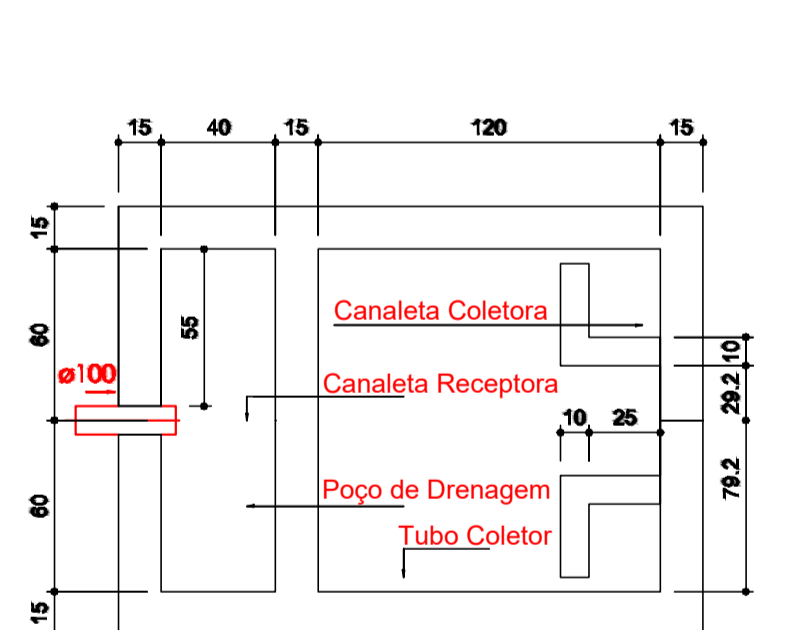


Filtro Anaeróbico - Planta Baixa
 Escala: 1/25

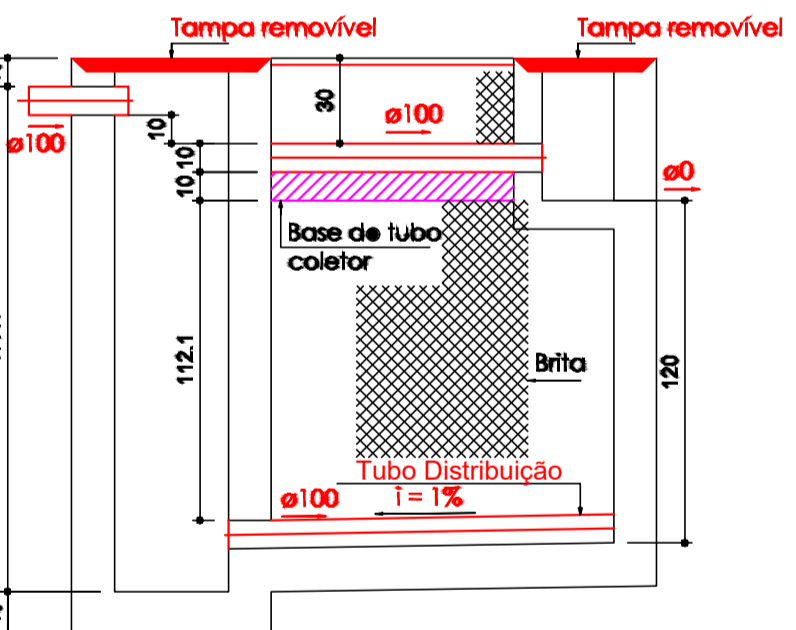


Filtro Anaeróbico - Corte
 Escala: 1/25

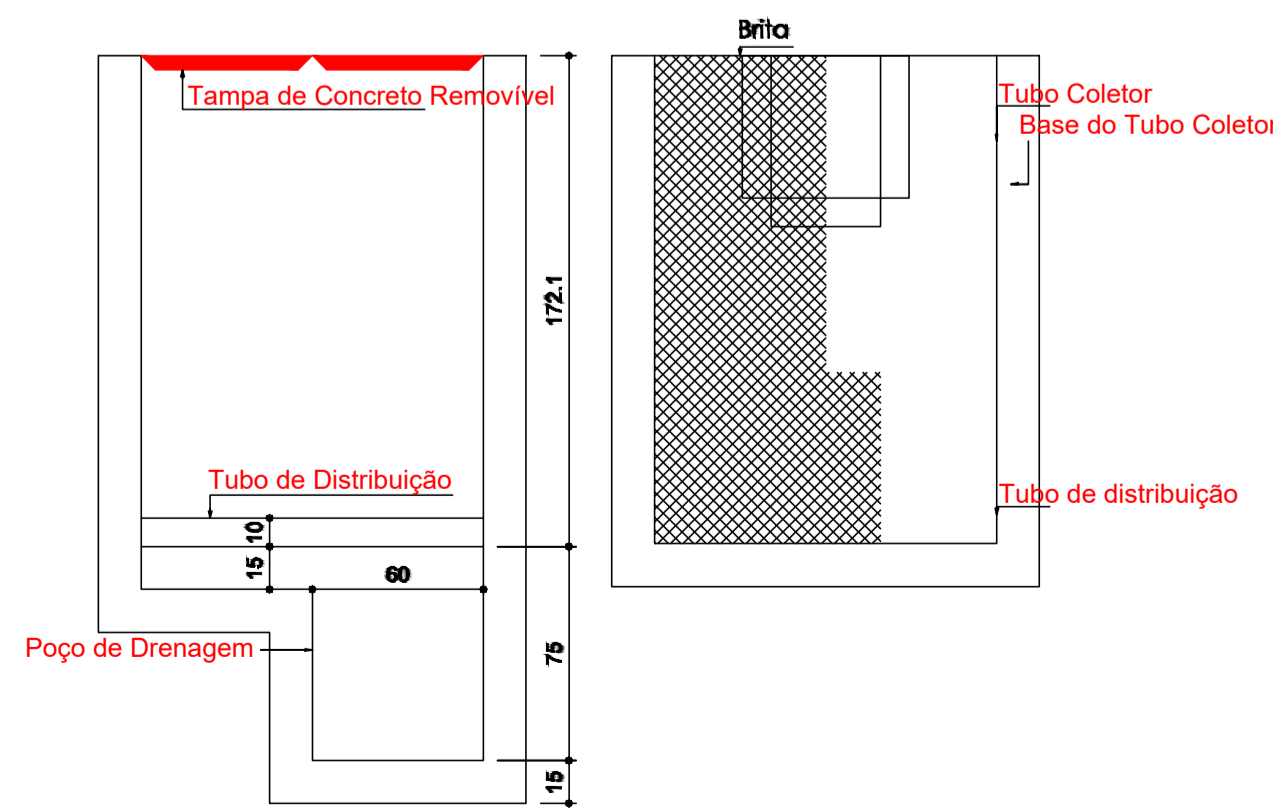


Tanque Anaeróbico - Corte
 Escala: 1/25

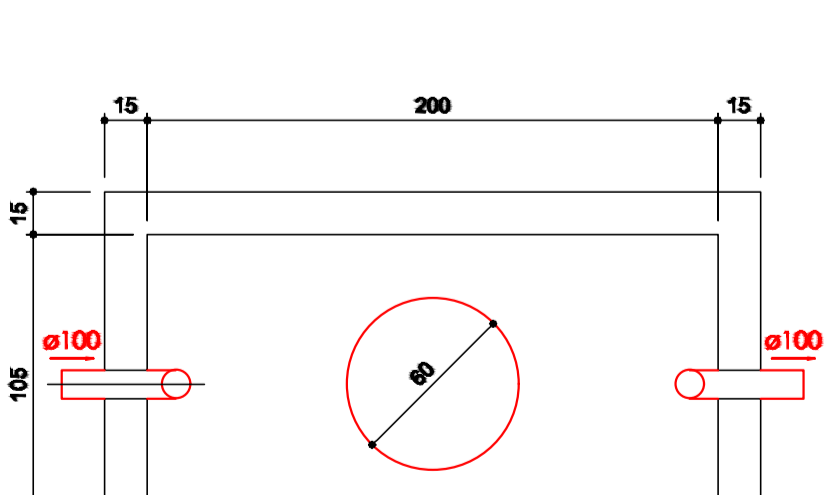

Tanque séptico - Planta baixa
 Escala: 1/25

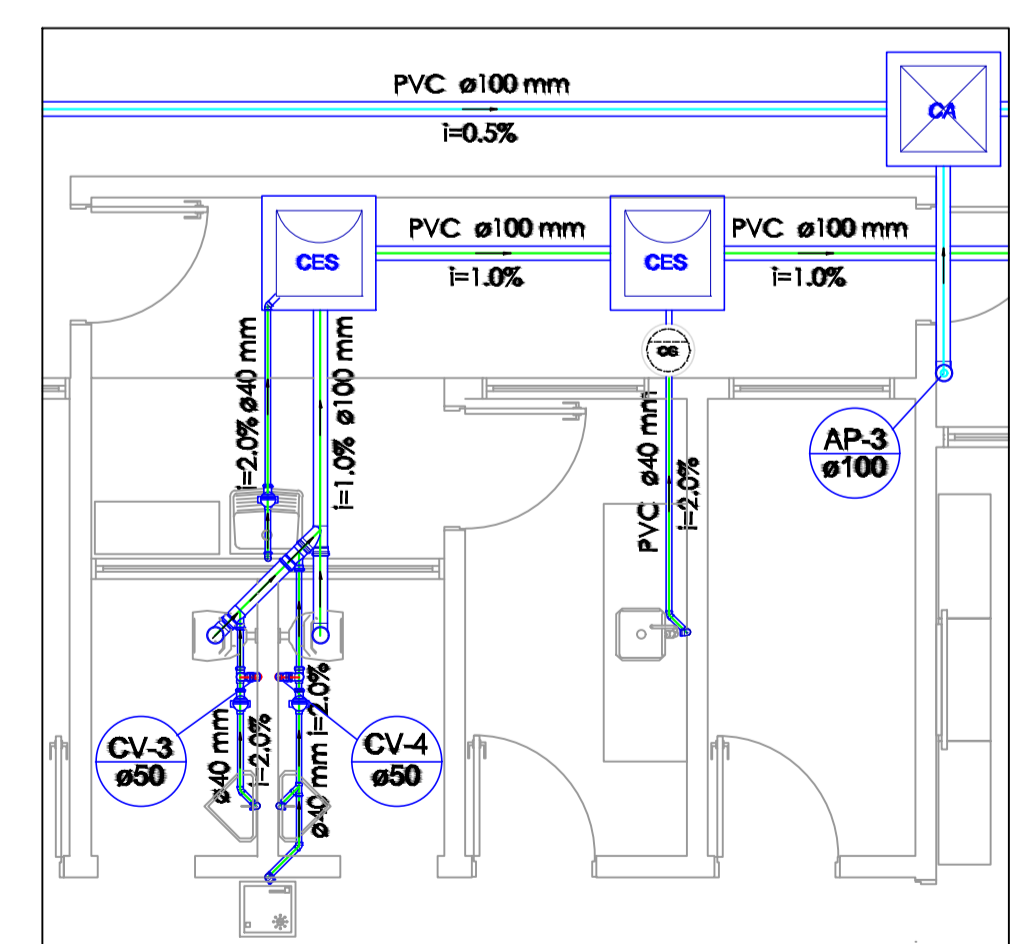

Detalhe - S1
 Escala: 1/50

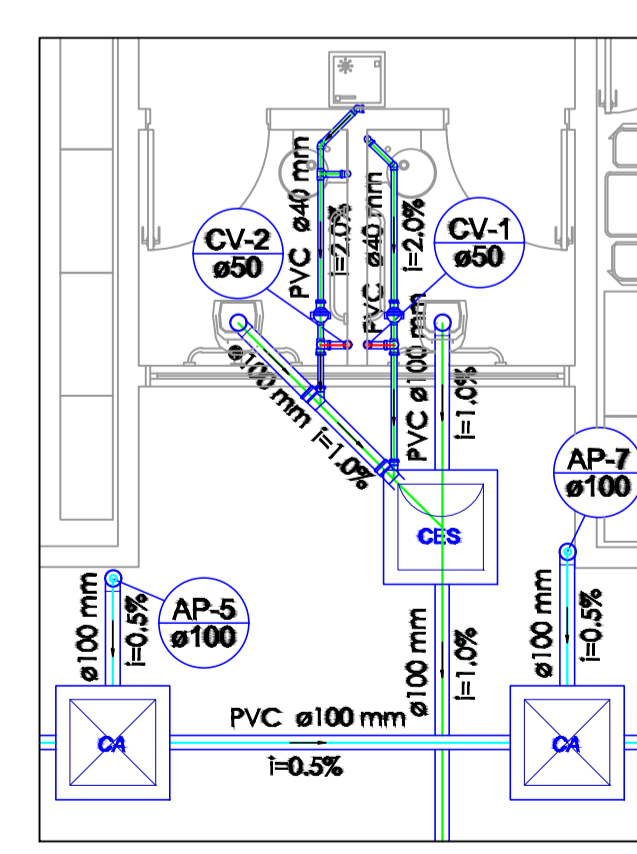

Detalhe - S2
 Escala: 1/50

Luiz Carlos Schmulder
 PREFEITO

Antony N. Fernandes
 RESPONSÁVEL TÉCNICO



PREFEITURA MUNICIPAL DE BOCAINA DO SUL

Centro de Ref. em Assist. Social

Projeto Sanitário - Pavimento Térreo, Legenda e Detalhes



PREFEITO Luiz Carlos Schmulder	ESCALA: Indicadas
RESPONSÁVEL TÉCNICO Eng. Antony N. Fernandes	PRANCHA N° 01/01
CREA N° 136779-8	