


A ÁGUA CAPTADA DEVERÁ ESCOAR PELA CAIXA COLETORES EXISTENTE QUE SERÁ REFORMADA POIS ESTA QUEBRADA, O QUE DIFICULTA A CAPTAÇÃO.

CALHA/CANALETA DE CONCRETO, DIÂMETRO DE 80CM.
- A CANALETA REDEBERÁ ÁGUAS PLUVIAIS DO TERRENO VIZINHO E DAS DESCIDAS DA CALHA EXISTENTES.

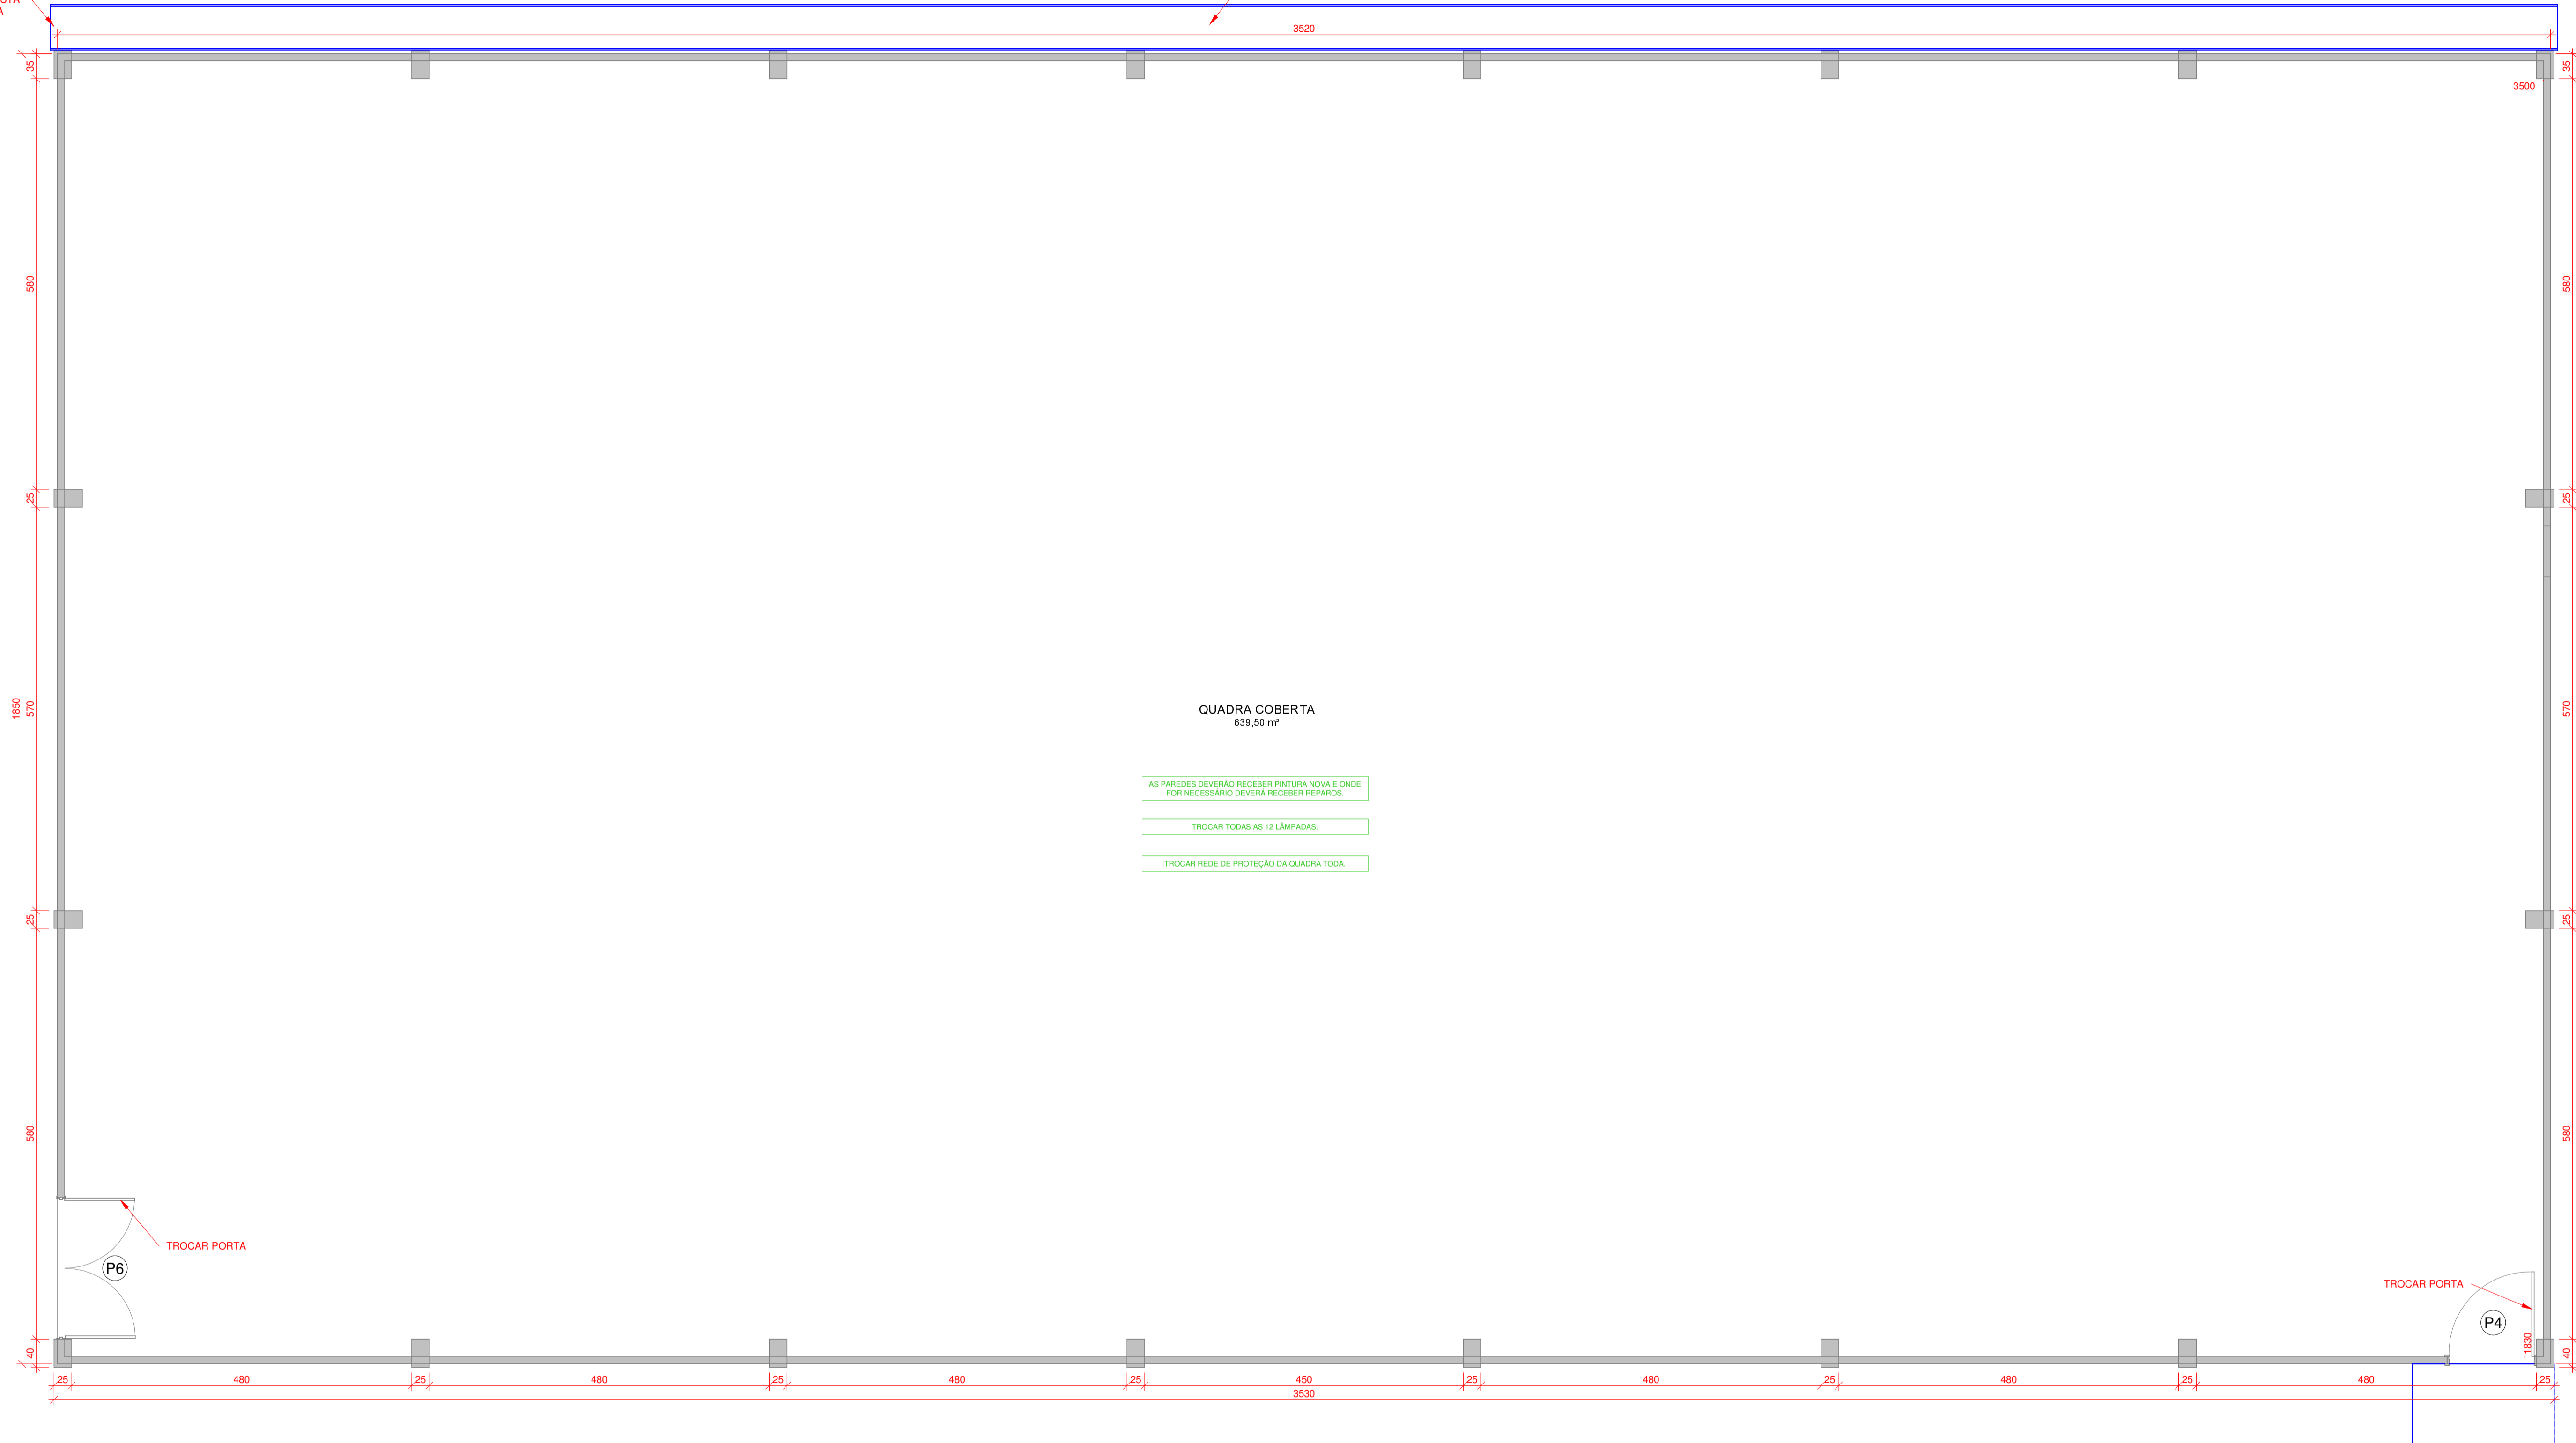

QUADRA COBERTA
639,50 m²

AS PAREDES DEVERÃO RECEBER PINTURA NOVA E ONDE FOR NECESSÁRIO DEVERÃO RECEBER REPAROS.

TROCAR TODAS AS 12 LÂMPADAS.

TROCAR REDE DE PROTEÇÃO DA QUADRA TODA.

PLANTA BAIXA - REFORMA
QUADRA COBERTA
1:50

AMURES

ASSOCIAÇÃO DE MUNICÍPIOS
DA REGIÃO SERRANA

PREFEITURA MUNICIPAL DE
BOCAINA DO SUL (SC)

02

ASSESSORIA TÉCNICA

OBRA:

PROJETO:

Indiamara de Oliveria Ribeiro
Eng. Civil - CREA 13.4348-3

Projeto Arquitetônico
Reforma de UBS e Centro Social de
Pessegueiros

Planta Baixa - Reforma Quadra Coberta

PREFEITO(A):

João Eduardo Della Justina

DESENHO:

Mariane de Moraes Mota

ESCALA:

1 : 50

DATA:

SET/2021