


PLANTA BAIXA
ESCALA 1:50

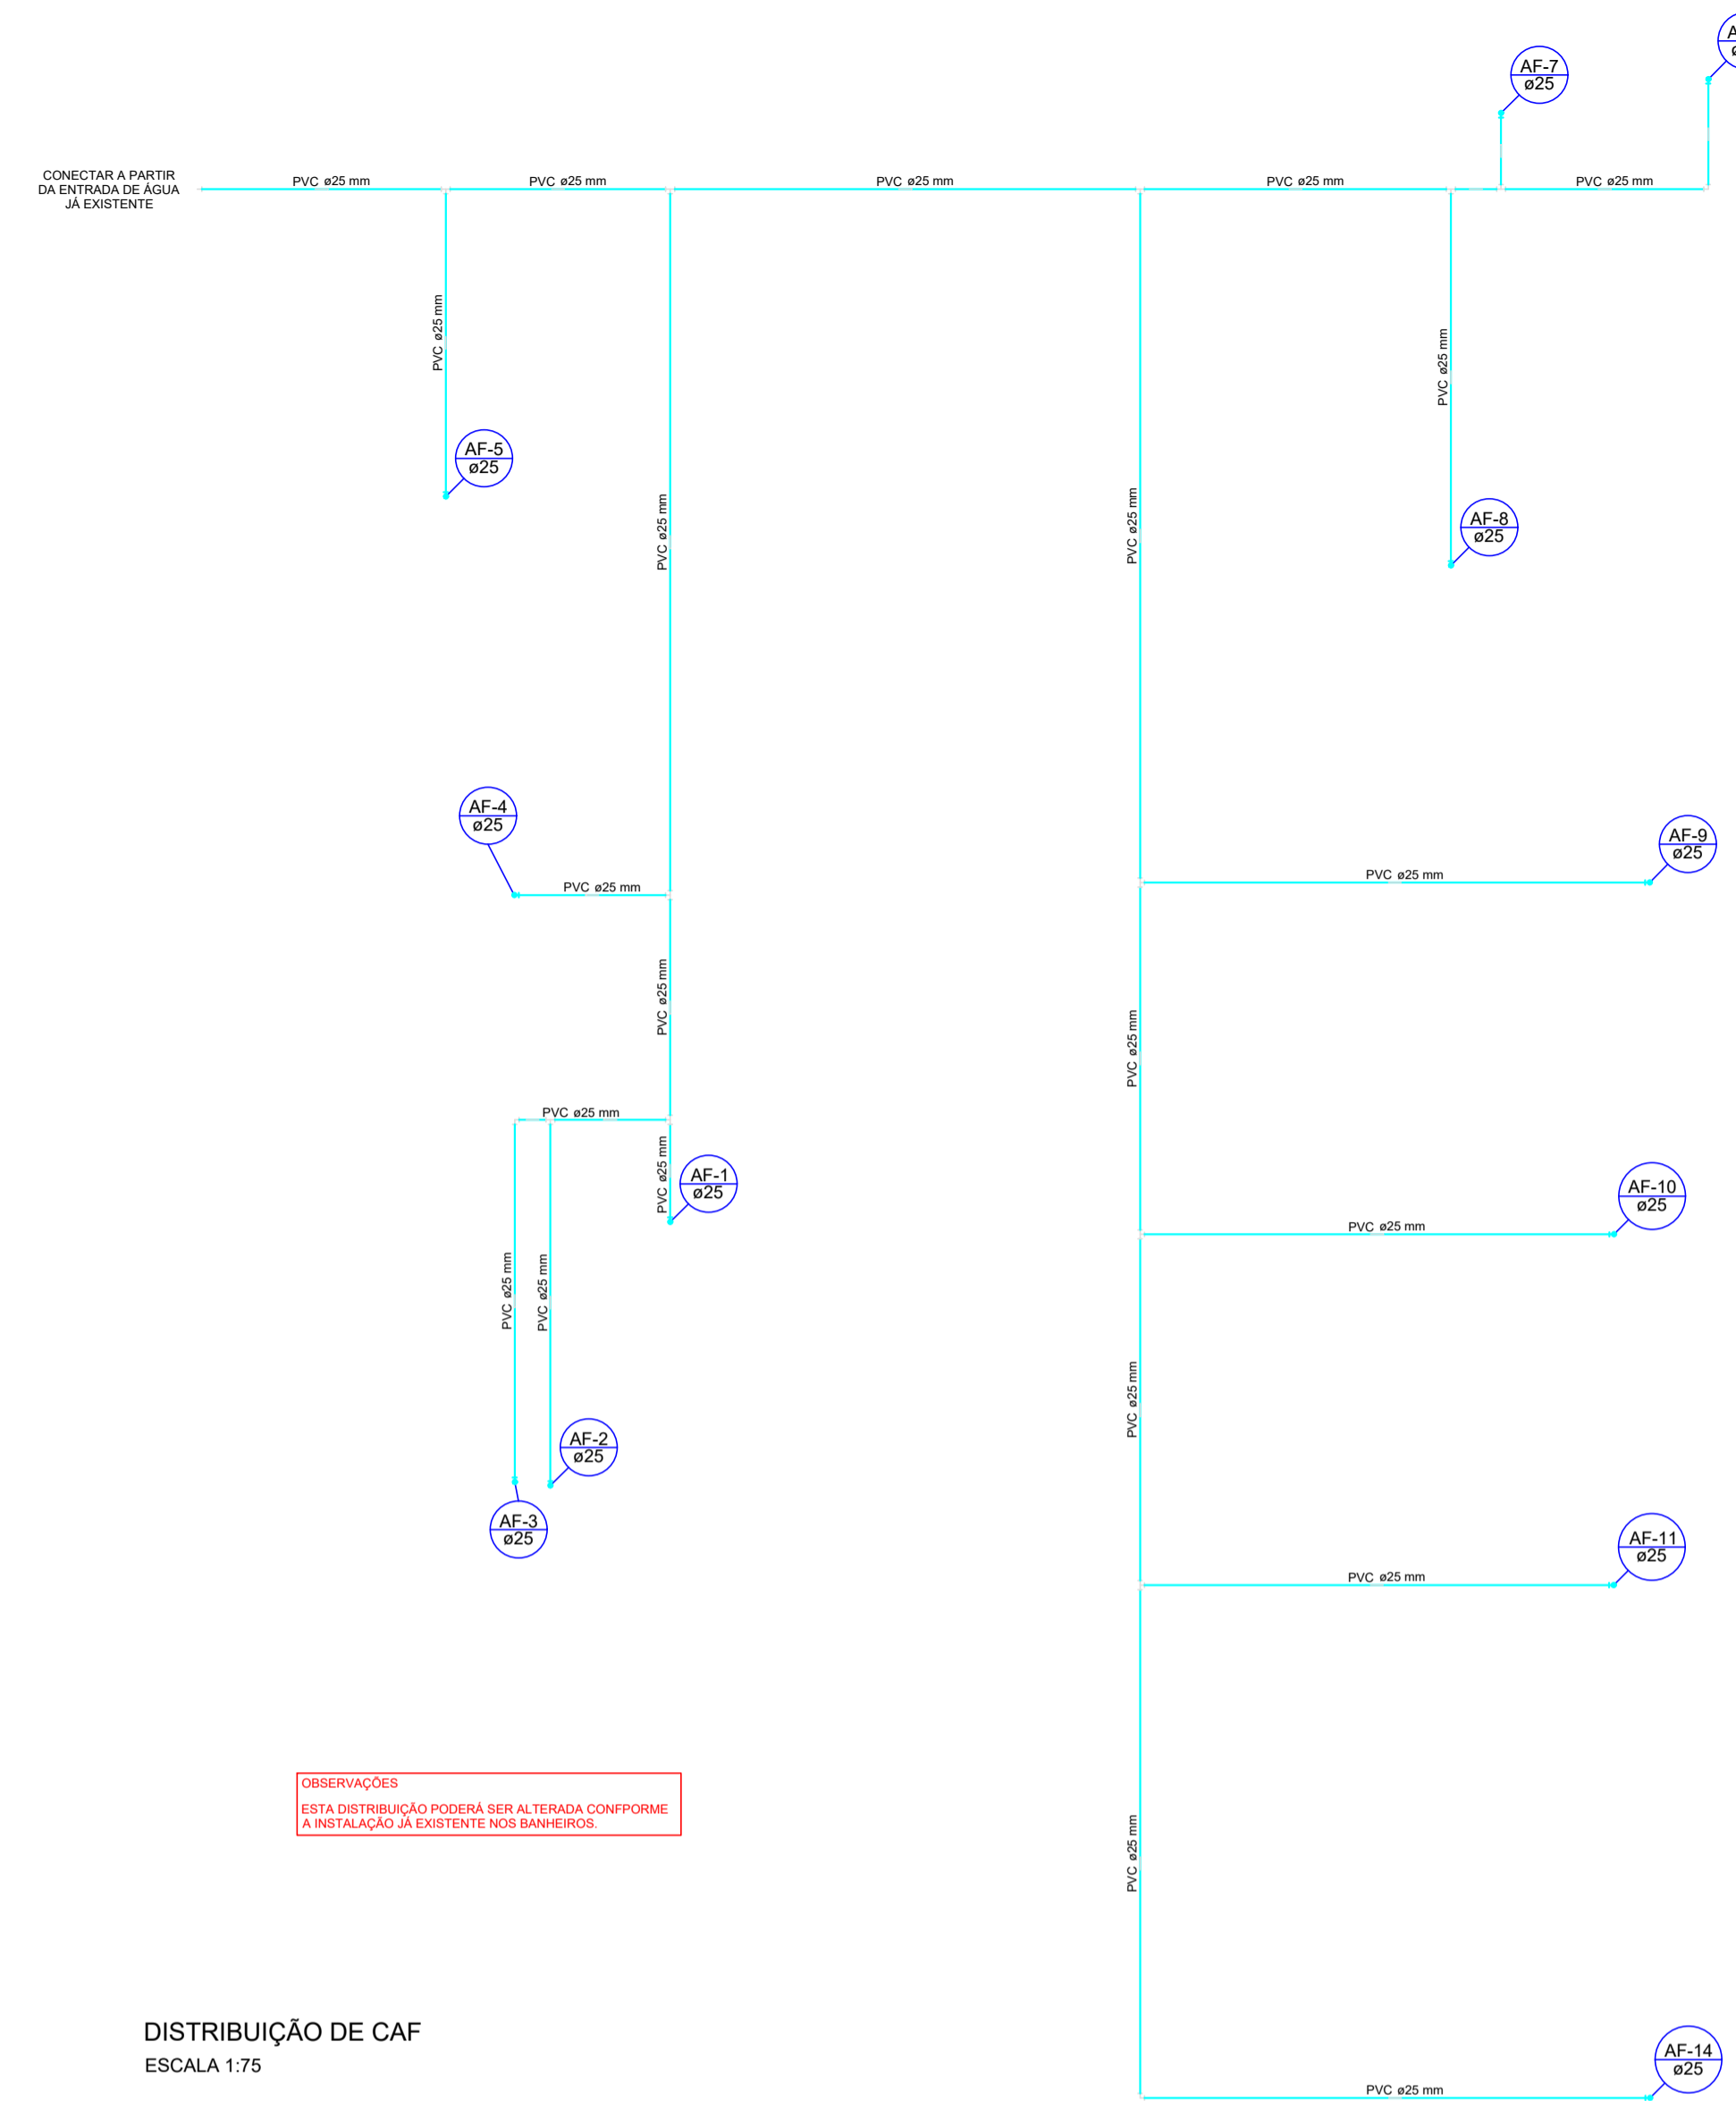

OBSERVAÇÕES
ESTA DISTRIBUIÇÃO PODERIA SER ALTERADA CONFORME A INSTALAÇÃO JÁ EXISTENTE NOS BANHEIROS.

DISTRIBUIÇÃO DE CAF
ESCALA 1:75

| Lista de Materiais | |
|--|----------|
| Aparelho | |
| Torneira de Pia de Cozinha 25mm - 3/4" | 2 pç |
| Torneira de Tanque de Lavar 25mmx 3/4" | 1 pç |
| Torneira de lavatório 25 mm - 1/2" | 7 pç |
| Vaso Sanitário c/ cx. acoplada 1/2" | 1 pç |
| Metals | |
| Registro de gaveta bruto ABNT 1" | 1 pç |
| 3/4" | 11 pç |
| PVC Acessórios | |
| Bolsa de ligação p/ vaso sanitário 1.1/2" | 1 pç |
| Engate flexível cobre cromado com canopla 1/2 - 30cm | 1 pç |
| Engate flexível plástico 1/2 - 30cm | 7 pç |
| PVC misto soldável | |
| Joelho de redução soldável c/ rosca 25 mm - 1/2" | 1 pç |
| PVC rígido soldável | |
| Adapt sold curto c/bolsa-rosca p registro 25 mm - 3/4" | 22 pç |
| 32 mm - 1" | 2 pç |
| Joelho 90° soldável 25 mm | 18 pç |
| Tubos 25 mm | 122.46 m |
| União soldável 25 mm | 12 pç |
| Luva soldável 25 mm | 1 pç |
| Tê 90 soldável 25 mm | 11 pç |
| PVC soldável azul c/ bucha latão | |
| Joelho 90° soldável com bucha de latão 25 mm - 3/4" | 3 pç |
| Joelho de redução 90° soldável com bucha de latão 25 mm- 1/2" | 7 pç |

| Legenda | |
|---------|-------------------------------------|
| | CAP bolsa lisa |
| | Caixa de areia pluvial c/grelha |
| | Caixas Inspeção Esgoto Sifonada |
| | Caixas de Gordura |
| | Cap |
| | Joelho 45 |
| | Joelho 90- coluna |
| | Junção simples |
| | Lavatório de Uso Geral |
| | Luva de correr-sobe |
| | Ralos pluviais |
| | Registro bruto gaveta soldável - RG |
| | Tanque de Lavar Roupas DN 40mm |
| | Te 45 |
| | Vaso Sanitário c/ J90° |

AMURES

ASSOCIAÇÃO DE MUNICÍPIOS DA REGIÃO SERRANA

PREFEITURA MUNICIPAL DE BOCAINA DO SUL (SC)

11

PROJETO:

Indiamara de Oliveira Ribeiro
Eng. Civil - CREA 13.4348-3

PREFEITO:

João Eduardo Della Justina

OBRA:

Projeto Hidráulico
Reforma de UBS e Centro Social de Pessegueiros

Planta Baixa
Legenda
Lista de Materiais

DESENHO:

Mariane de Moraes Mota

Escala: **Indicada**

DATA: **SET/2021**